


OZNACZENIA:

- - PROJ. KANALIZACJA SANIT. GRAWITACYJNA DN200 PVC
- - ISTN. KANALIZACJA SANIT. TŁOCZNA DN110 PE
- P1A ○ - PROJ. PRZEPOMPOWNIA ŚCIEKÓW DN1500
- Sr ○ - PROJ. STUDNIA BETONOWA ROZPRĘŻNA DN1200

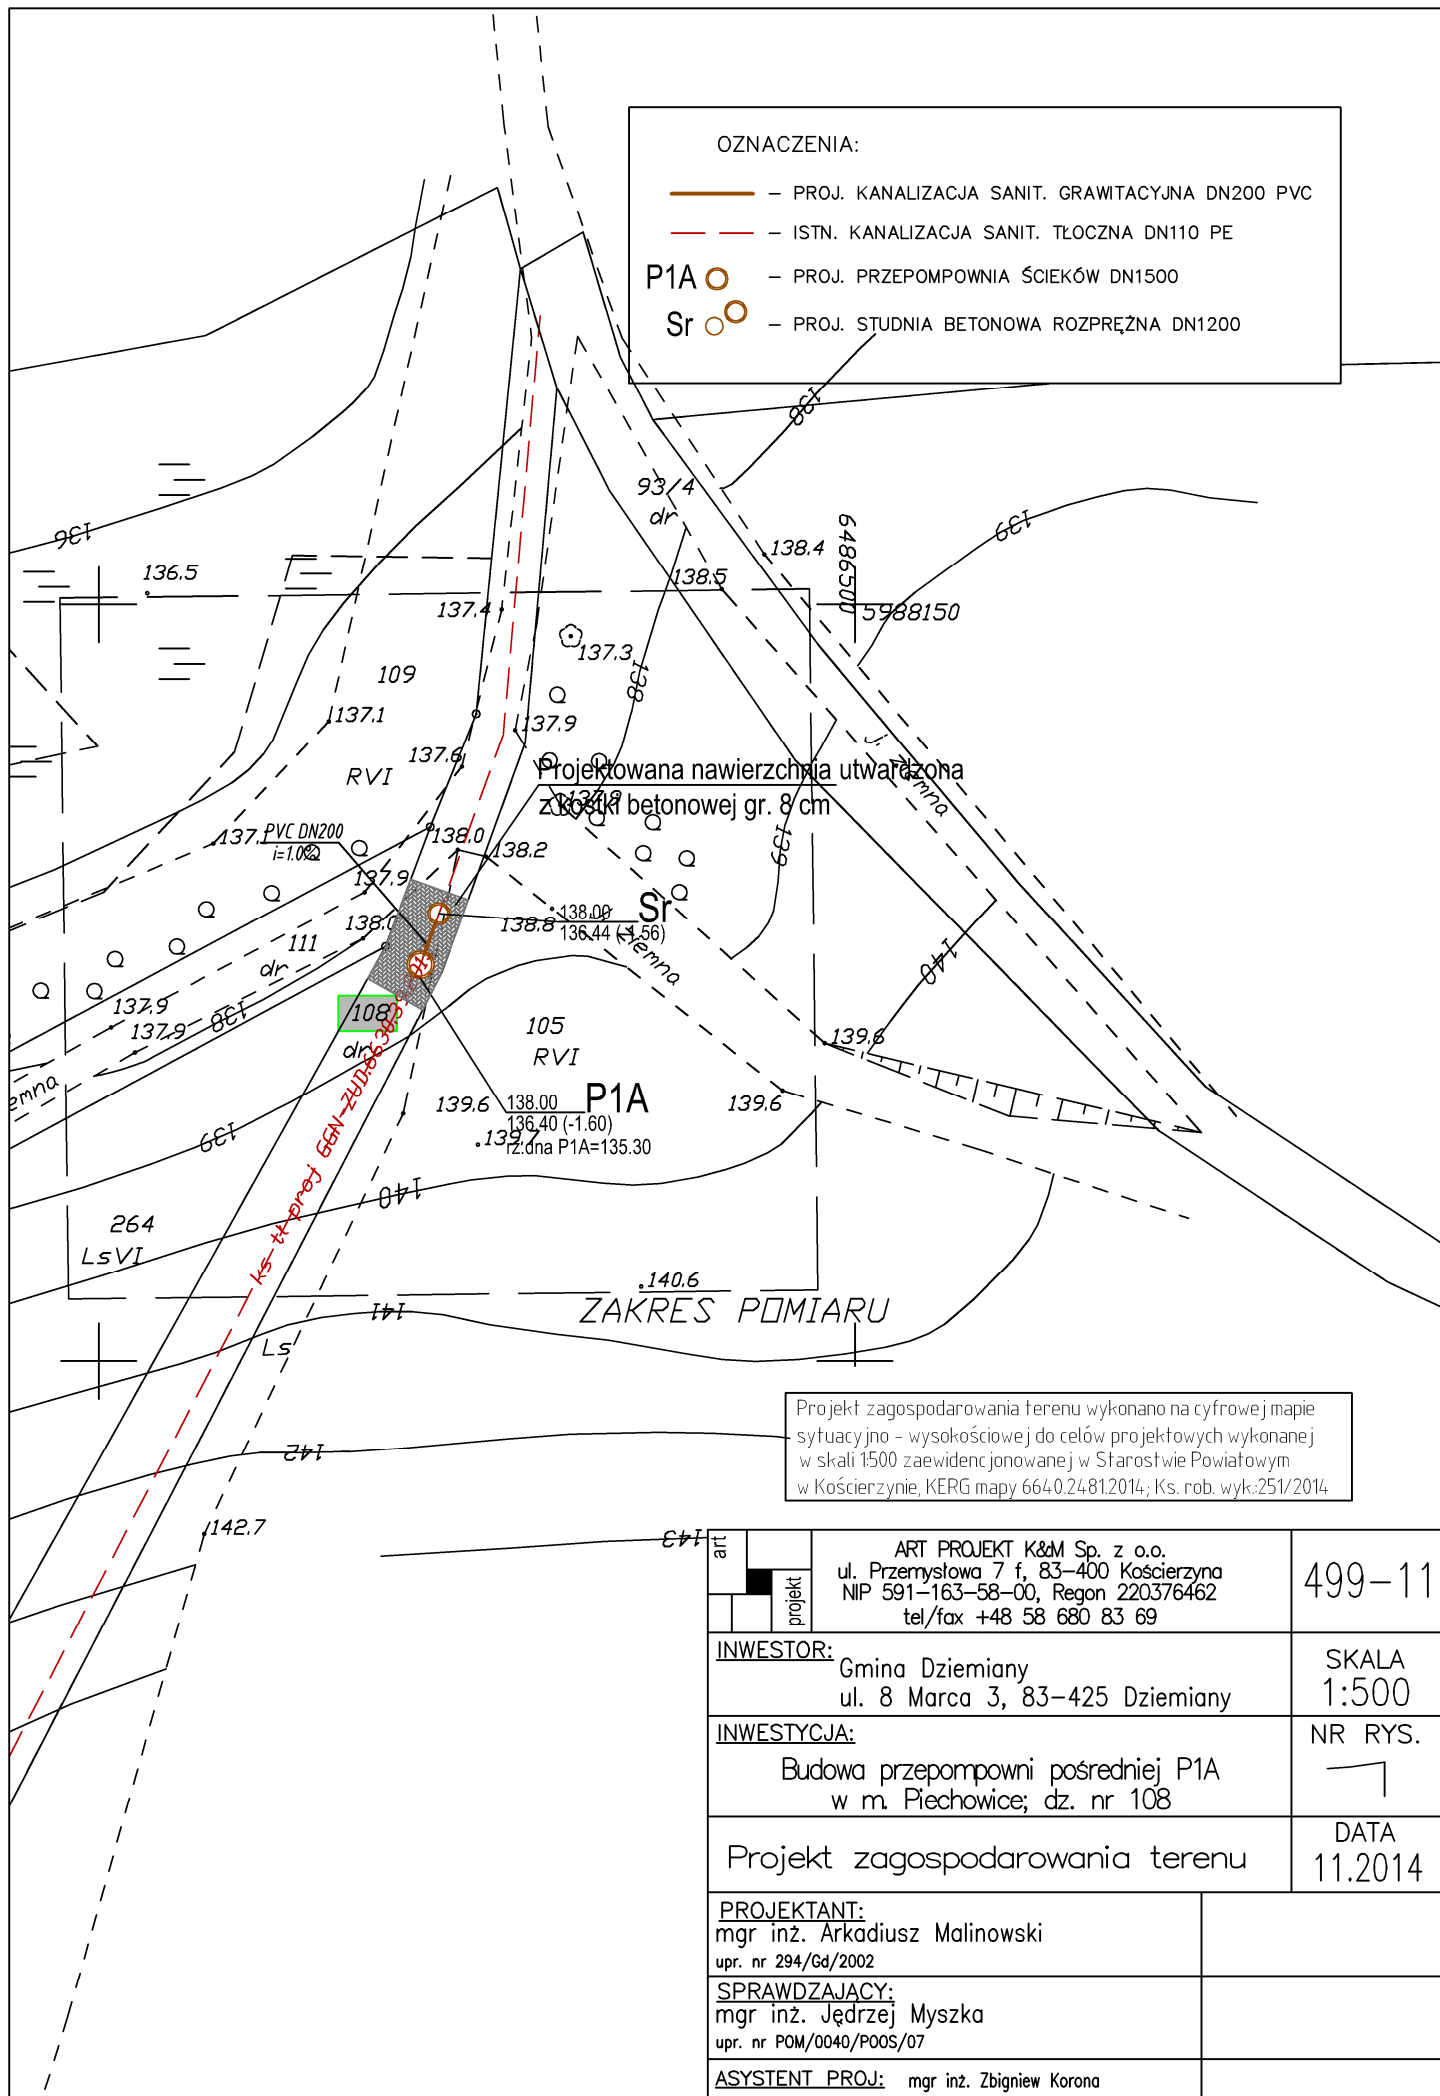

Projekt zagospodarowania terenu wykonano na cyfrowej mapie sytuacyjno - wysokościowej do celów projektowych wykonanej w skali 1:500 zaewidencjonowanej w Starostwie Powiatowym w Kościerzynie, KERG mapy 6640.2481.2014; Ks. rob. wyk.:251/2014

projekt	ART PROJEKT K&M Sp. z o.o. ul. Przemysłowa 7 f, 83-400 Kościerzyna NIP 591-163-58-00, Regon 220376462 tel/fax +48 58 680 83 69	499-11
	INWESTOR: Gmina Dziemiany ul. 8 Marca 3, 83-425 Dziemiany	SKALA 1:500
INWESTYCJA:	Budowa przepompowni pośredniej P1A w m. Piechowice; dz. nr 108	NR RYS. 1
Projekt zagospodarowania terenu		DATA 11.2014
PROJEKTANT: mgr inż. Arkadiusz Malinowski upr. nr 294/Gd/2002		
SPRAWDZAJĄCY: mgr inż. Jędrzej Myszkowski upr. nr POM/0040/P00S/07		
ASYSTENT PROJ.: mgr inż. Zbigniew Korona		