


RZUT PARTERU

SKALA 1:100

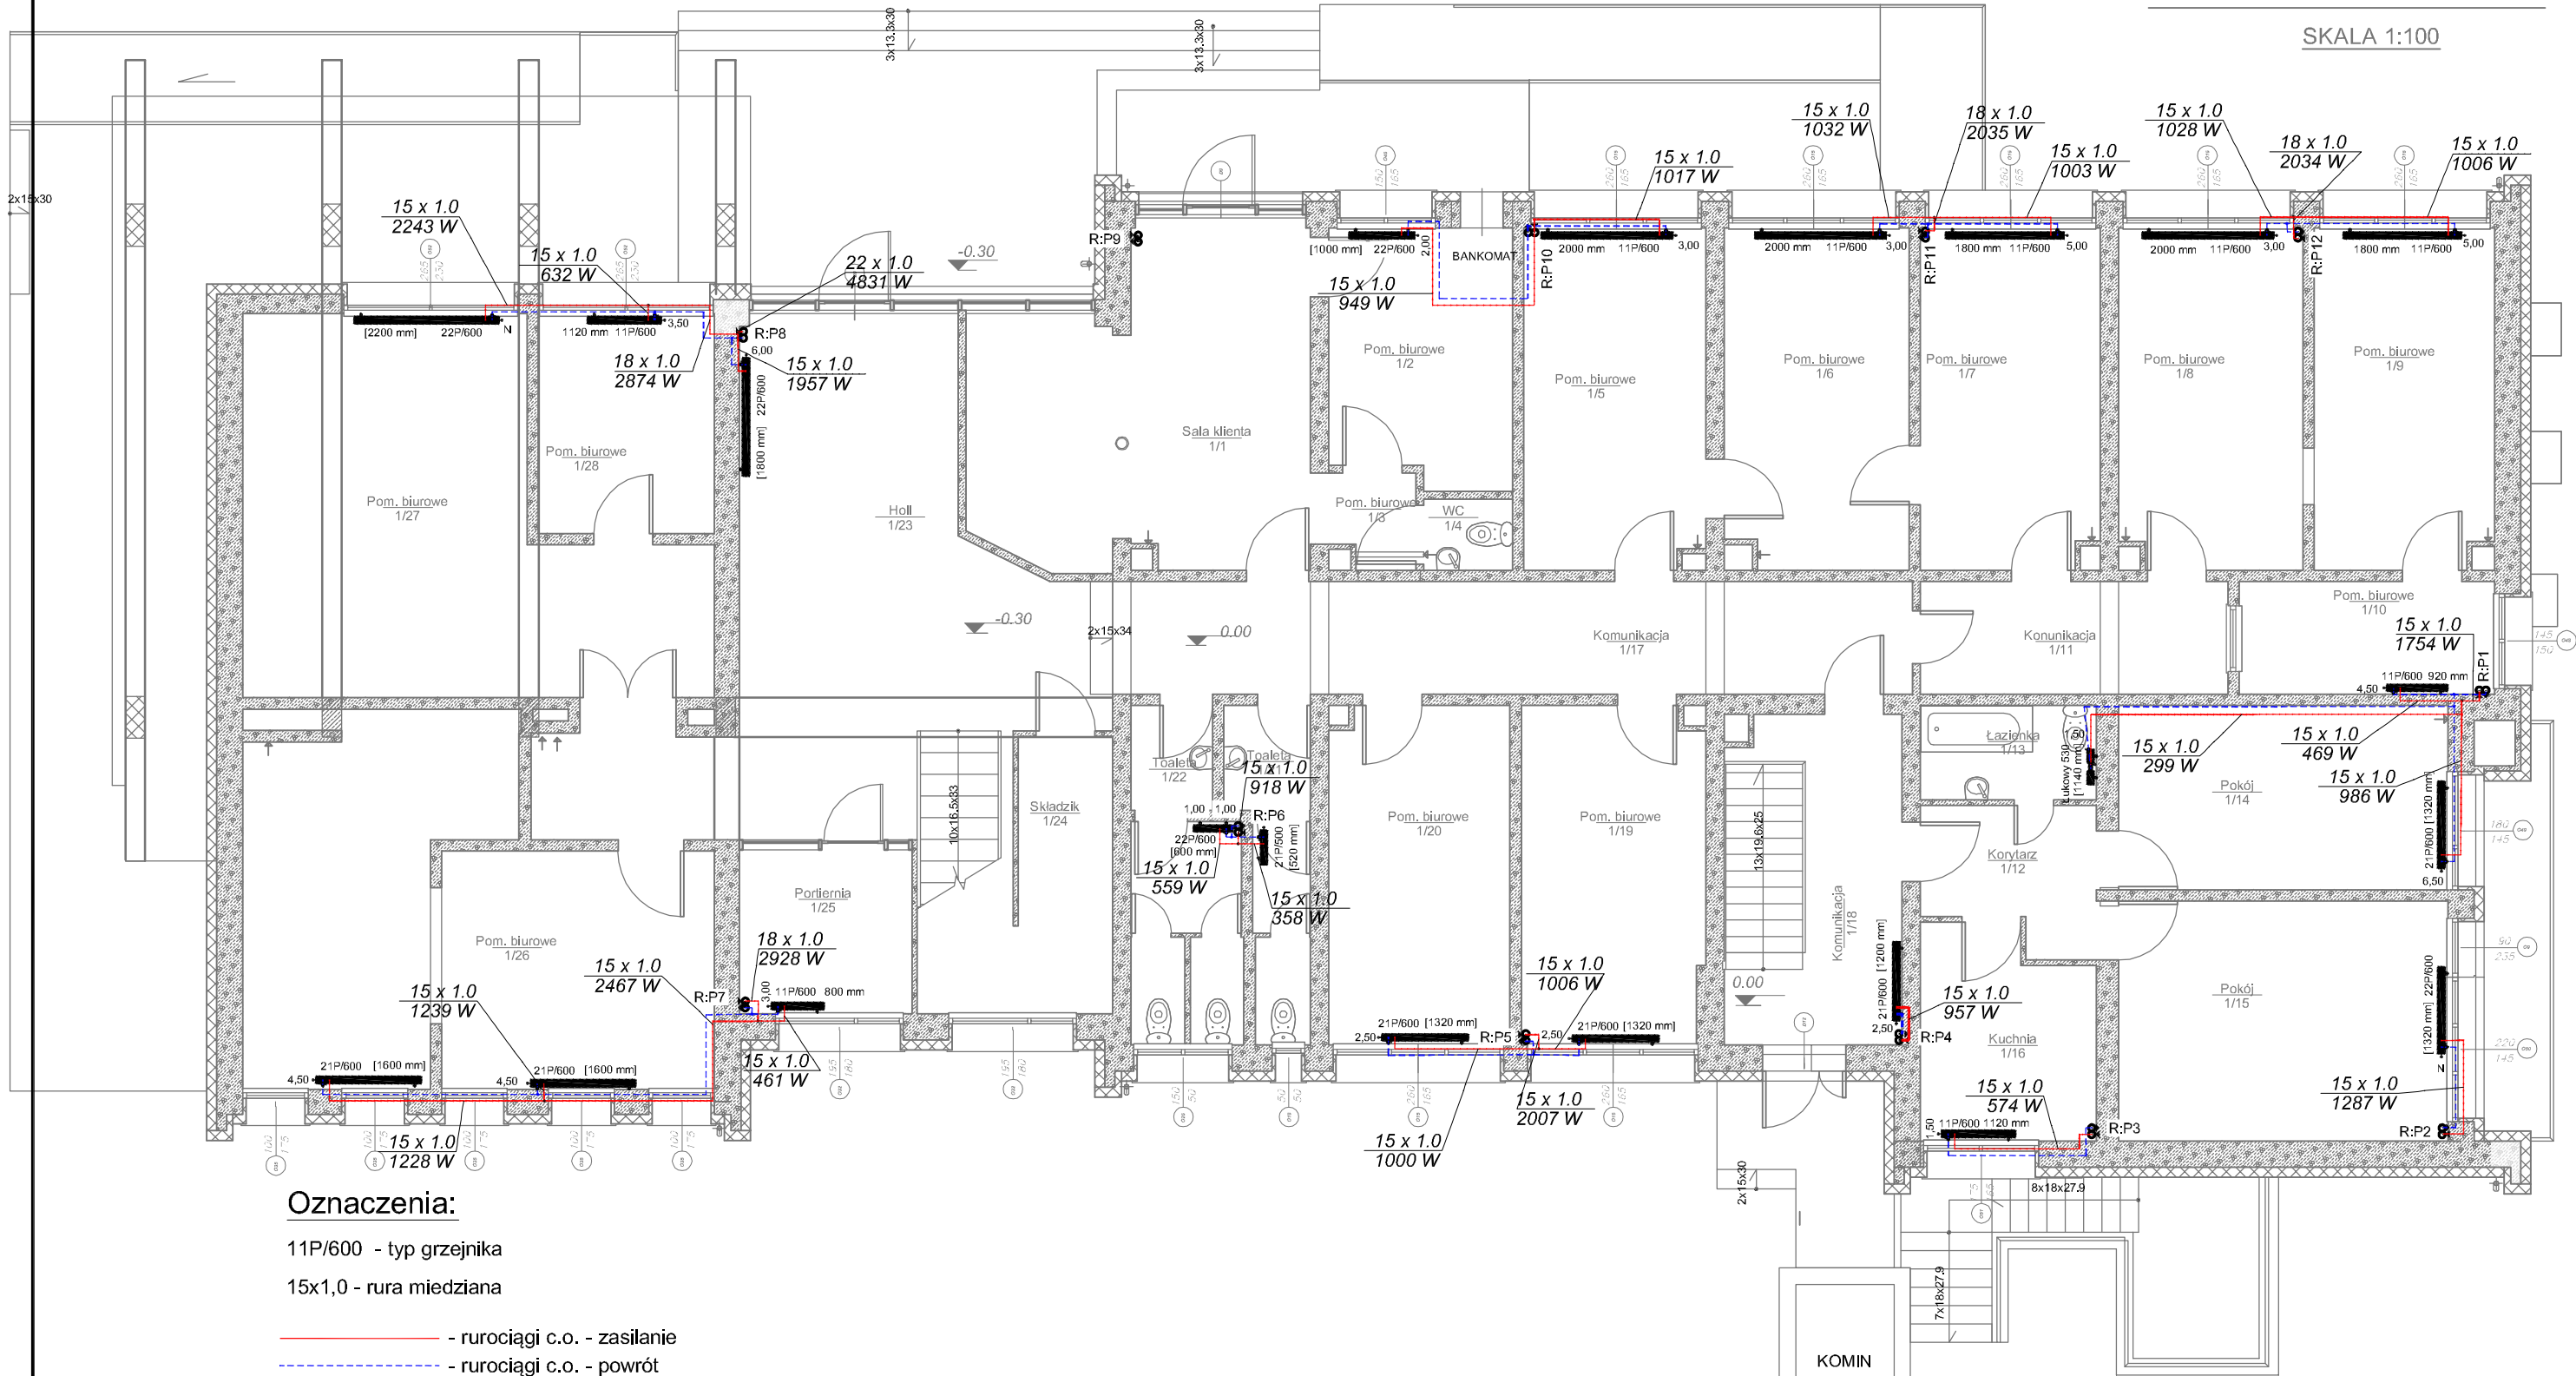

Oznaczenia:

11P/600 - typ grzejnika

15x1,0 - rura miedziana

— - rurociągi c.o. - zasilanie

- - - - - rurociągi c.o. - powrót

Wymagane grubości izolacji podano w tabeli poniżej:

Wymagania izolacji cieplnej przewodów i komponentów		
Lp.	Rodzaj przewodu lub komponentu	Min. gr. izolacji cieplnej (materiał 0,035 W/(m*K))
1	Ø wewn. do 22 mm	20 mm
2	Ø wewn.od 22 do 35 mm	30 mm
3	Ø wewn. od 35 do 100 mm	równa średnicy wewnętrznej rury

UWAGA:

Przewody zasilające i powrotne prowadzone zaizolować otuliną z pianki polietylenowej. Wszystkie przejścia przewodami przez ściany i stropy oddzielenia pożarowego i przegrody o odporności ogniowej co najmniej EI 60 REI 60 wymagają przepustów p.poż.



BIURO GEODEZYJNE
PRACOWNIA PROJEKTOWA
"PRIEBE" Seweryn Pribe
ul. Mickiewicza 6, 83-400 Kościerzyna

Rys. nr:

S-2-a

Skala:

1:100

Nazwa rysunku:	RZUT PARTERU - INSTALACJA C.O.				
Temat:	Projekt budowlany termomodernizacji Urzędu Gminy na dz. nr 70/1, 71/1, 75/2, obr. Dziemiany, gm. Dziemiany				
Wykonali:	Branża:	Imię i nazwisko, uprawnienia:		Data:	Podpis:
Projektant:	Sanitama	mgr inż. Mirosława Pilarska			
		Uprawnienia budowlane do projektowania bez ograniczeń w specjalności konstrukcyjno-budowlanej, w specjalności architektonicznej w ograniczonym zakresie, oraz instalacyjnej w zakresie nieskomplikowanych sieci, instalacji i urządzeń sanitarnych Nr ewid.: 472/68			