


RZUT PIĘTRA

SKALA 1:100

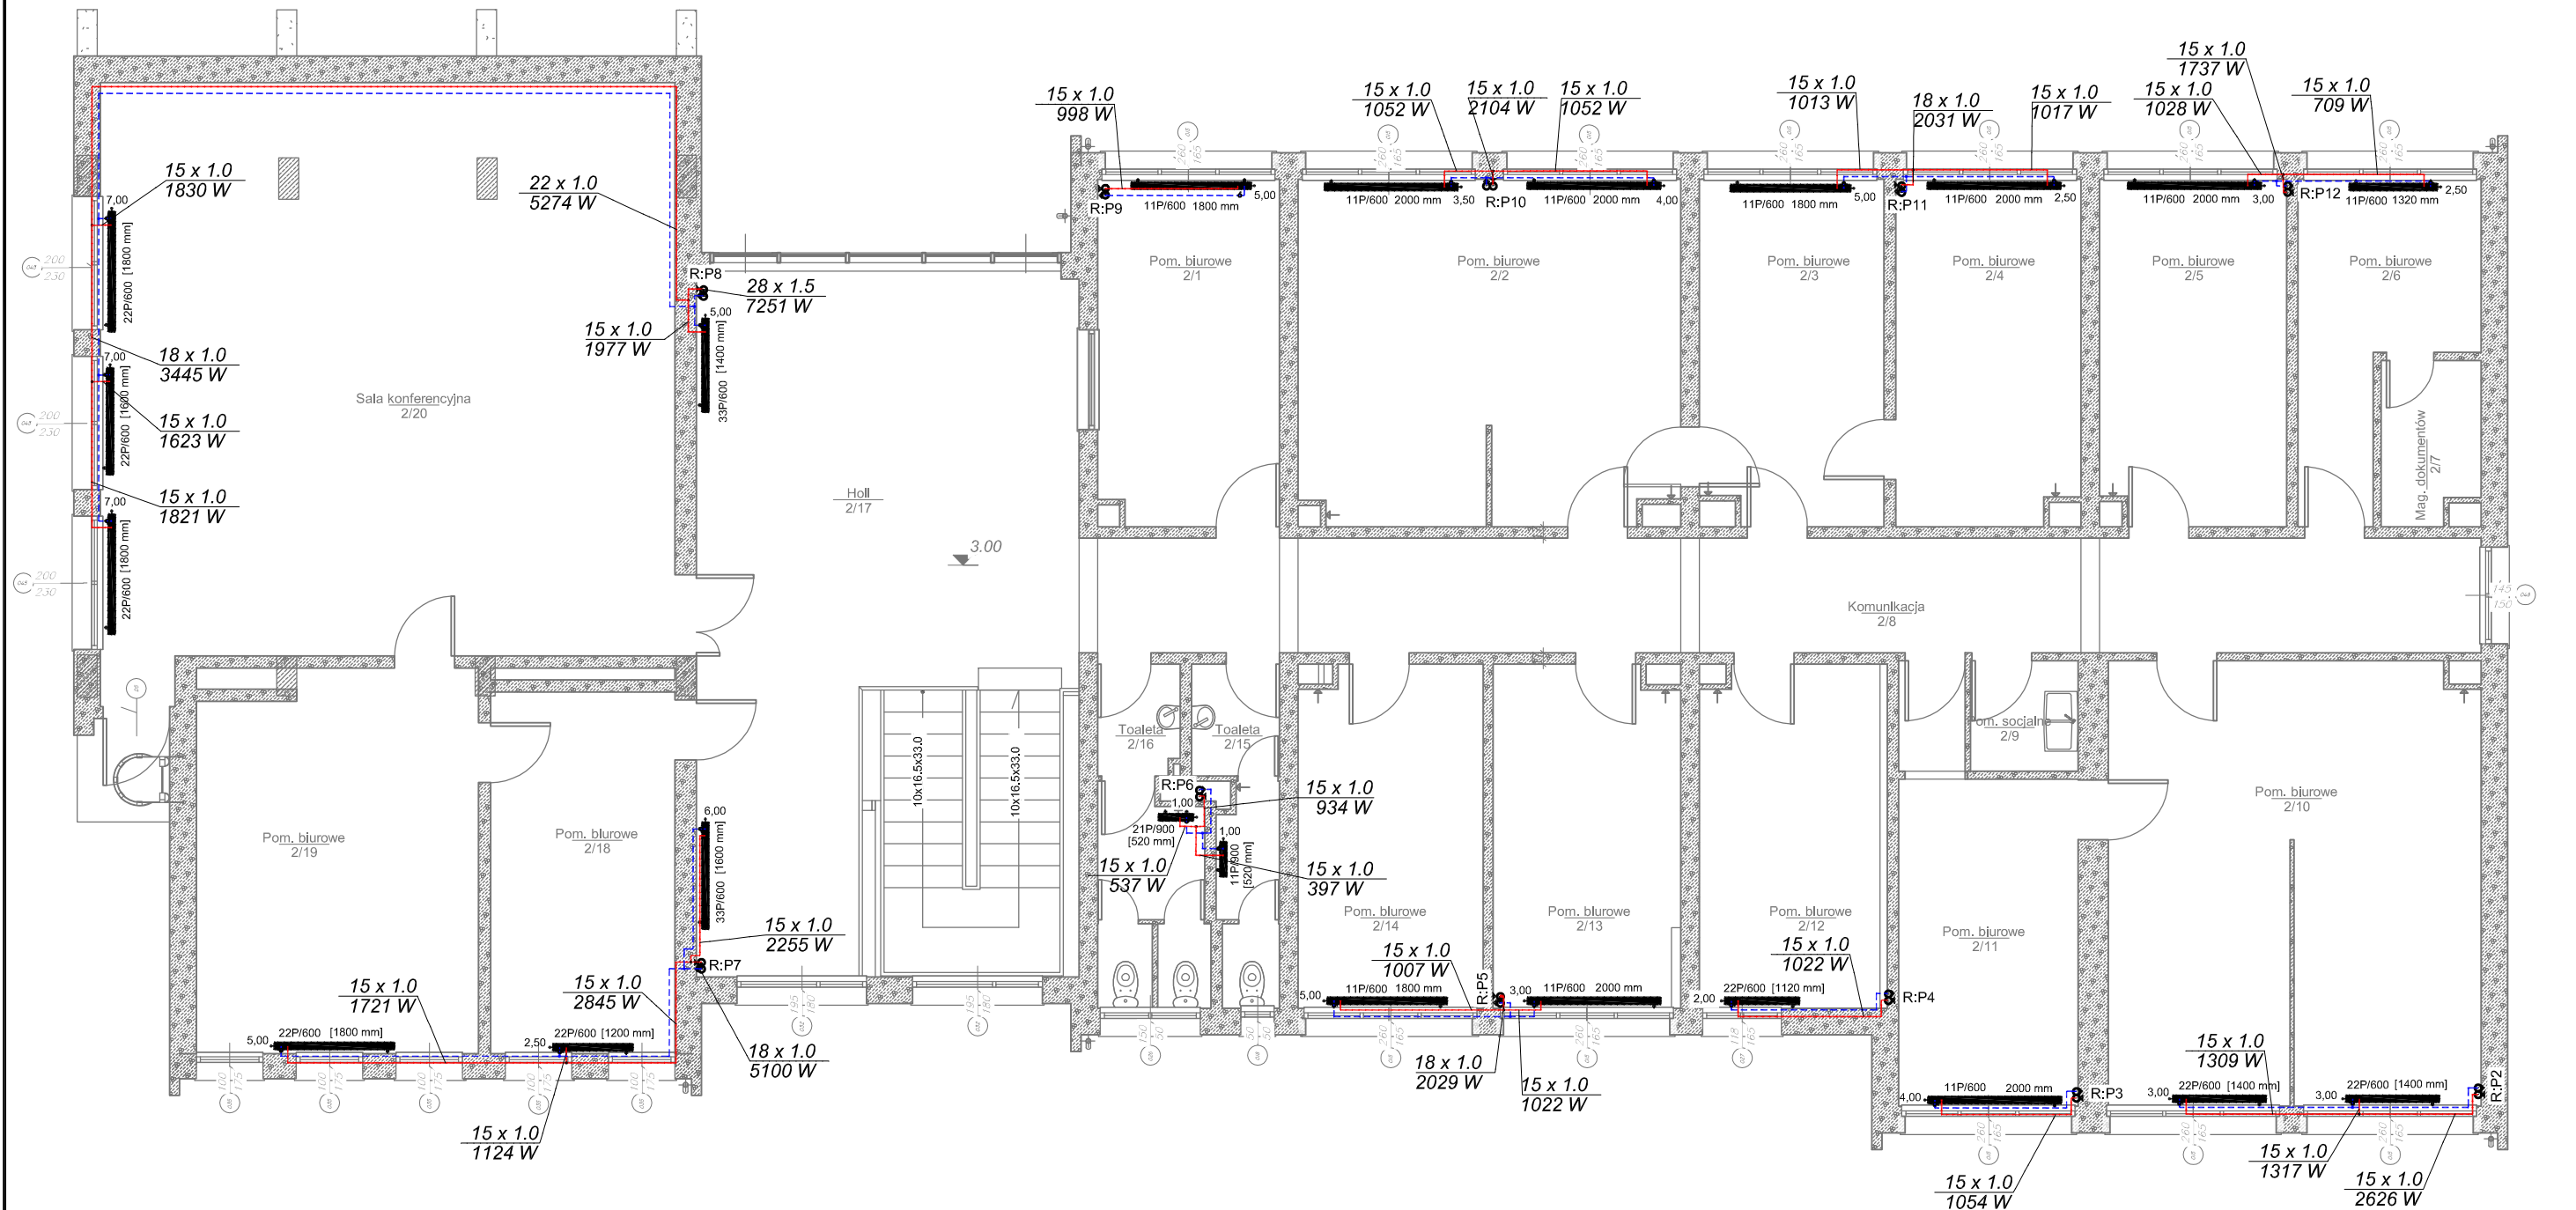

Oznaczenia:

11P/600 - typ grzejnika

15x1,0 - rura miedziana

— - rurociągi c.o. - zasilanie

— - rurociągi c.o. - powrót

Wymagane grubości izolacji podano w tabeli poniżej:

Wymagania izolacji cieplnej przewodów i komponentów		
Lp.	Rodzaj przewodu lub komponentu	Min. gr. izolacji cieplnej (materiał 0,035 W/(m*K))
1	Ø wewn. do 22 mm	20 mm
2	Ø wewn. od 22 do 35 mm	30 mm
3	Ø wewn. od 35 do 100 mm	równa średnicy wewnętrznej rury

UWAGA:

Przewody zasilające i powrotne prowadzone zaizolować otuliną z pianki polietylenowej. Wszystkie przejścia przewodami przez ściany i stropy oddzielenia pożarowego i przegrody o odporności ogniowej co najmniej EI 60 REI 60 wymagają przepustów p.poż.

 priebe		BIURO GEODEZYJNE PRACOWNIA PROJEKTOWA "PRIBE" Seweryn Pribe ul. Mickiewicza 6, 83-400 Kościerzyna		Rys. nr: S-3 Skala: 1:100
Nazwa rysunku:	RZUT I PIĘTRA - INSTALACJA C.O.			
Temat:	Projekt budowlany termomodernizacji Urzędu Gminy na dz. nr 70/1, 71/1, 75/2, obr. Dziemiany, gm. Dziemiany			
Wykonali:	Branża:	Imię i nazwisko, uprawnienia:	Data:	Podpis:
Projektant:	Sanitarna	mgr inż. Mirosława Pilarska Uprawnienia budowlane do projektowania bez ograniczeń w specjalności konstrukcyjno-budowlanej, w specjalności architektonicznej w ograniczonym zakresie, oraz instalacyjnej w zakresie nieskomplikowanych sieci, instalacji i urządzeń sanitarnych Nr ewid.: 472/68	01.2016 r.	