


OZNACZENIA:

- PROJ. SIĘĆ WODOCIĄGOWA DN80 PE
- PROJ. KANALIZACJA SANIT. GRAWITACYJNA DN200 PVC
- PROJ. PRZEWODNIK SANITARNY OD GRANICY OZIĄSKI DN160 PVC
- PROJ. PRZEWODNIK SANITARNY OD GRANICY OZIĄSKI DN160 PVC
- PROJ. KANALIZACJA SANIT. TŁOCZNA DN110, DN90 DN63 PE
- PROJ. LOKALNA PRZEPOMPOWNIA SIEKÓW
- PROJ. STUDNA BETONOWA REWIZYJNA
- PROJ. STUDZIENIA INSPEKCYJNA DN425 PCV
- ISTNIEJĄCA KANALIZACJA SANITARNIA
- ISTNIEJĄCE KABLE TELEFONICZNE
- ISTNIEJĄCE KABLE ELEKTRYCZNE


16	ART PROJEKT K&M Sp. z o.o. ul. Przemysłowa 7 f. 83-400 Kołczyrzyna NP 591-163-58-00, Regon 220376462 tel/fax +48 58 680 83 89	499-11
INWESTOR:	Gmina Dziemiany ul. 8 Marca 3, 83-425 Dziemiany	SKALA 1:500
INWESTYCYJA:	Koncepcja budowy sieci kanalizacji sanitarnej i sieci wodociągowej w m. Kalisz	NR RYS. 2
Projekt zagospodarowania terenu		DATA 05.2016

PROJEKTANT:  
mgr inż. Arkadiusz Malinowski  
upr. nr 29416/2012  
w specjalności inżynierskiej: • zakresie sieci, instalacji i urządzeń wodocigowych  
i kanalizacyjnych, ciepłowniczych i wentylacyjnych • zakresie projektowania  
i kierowania robotami budowlanymi




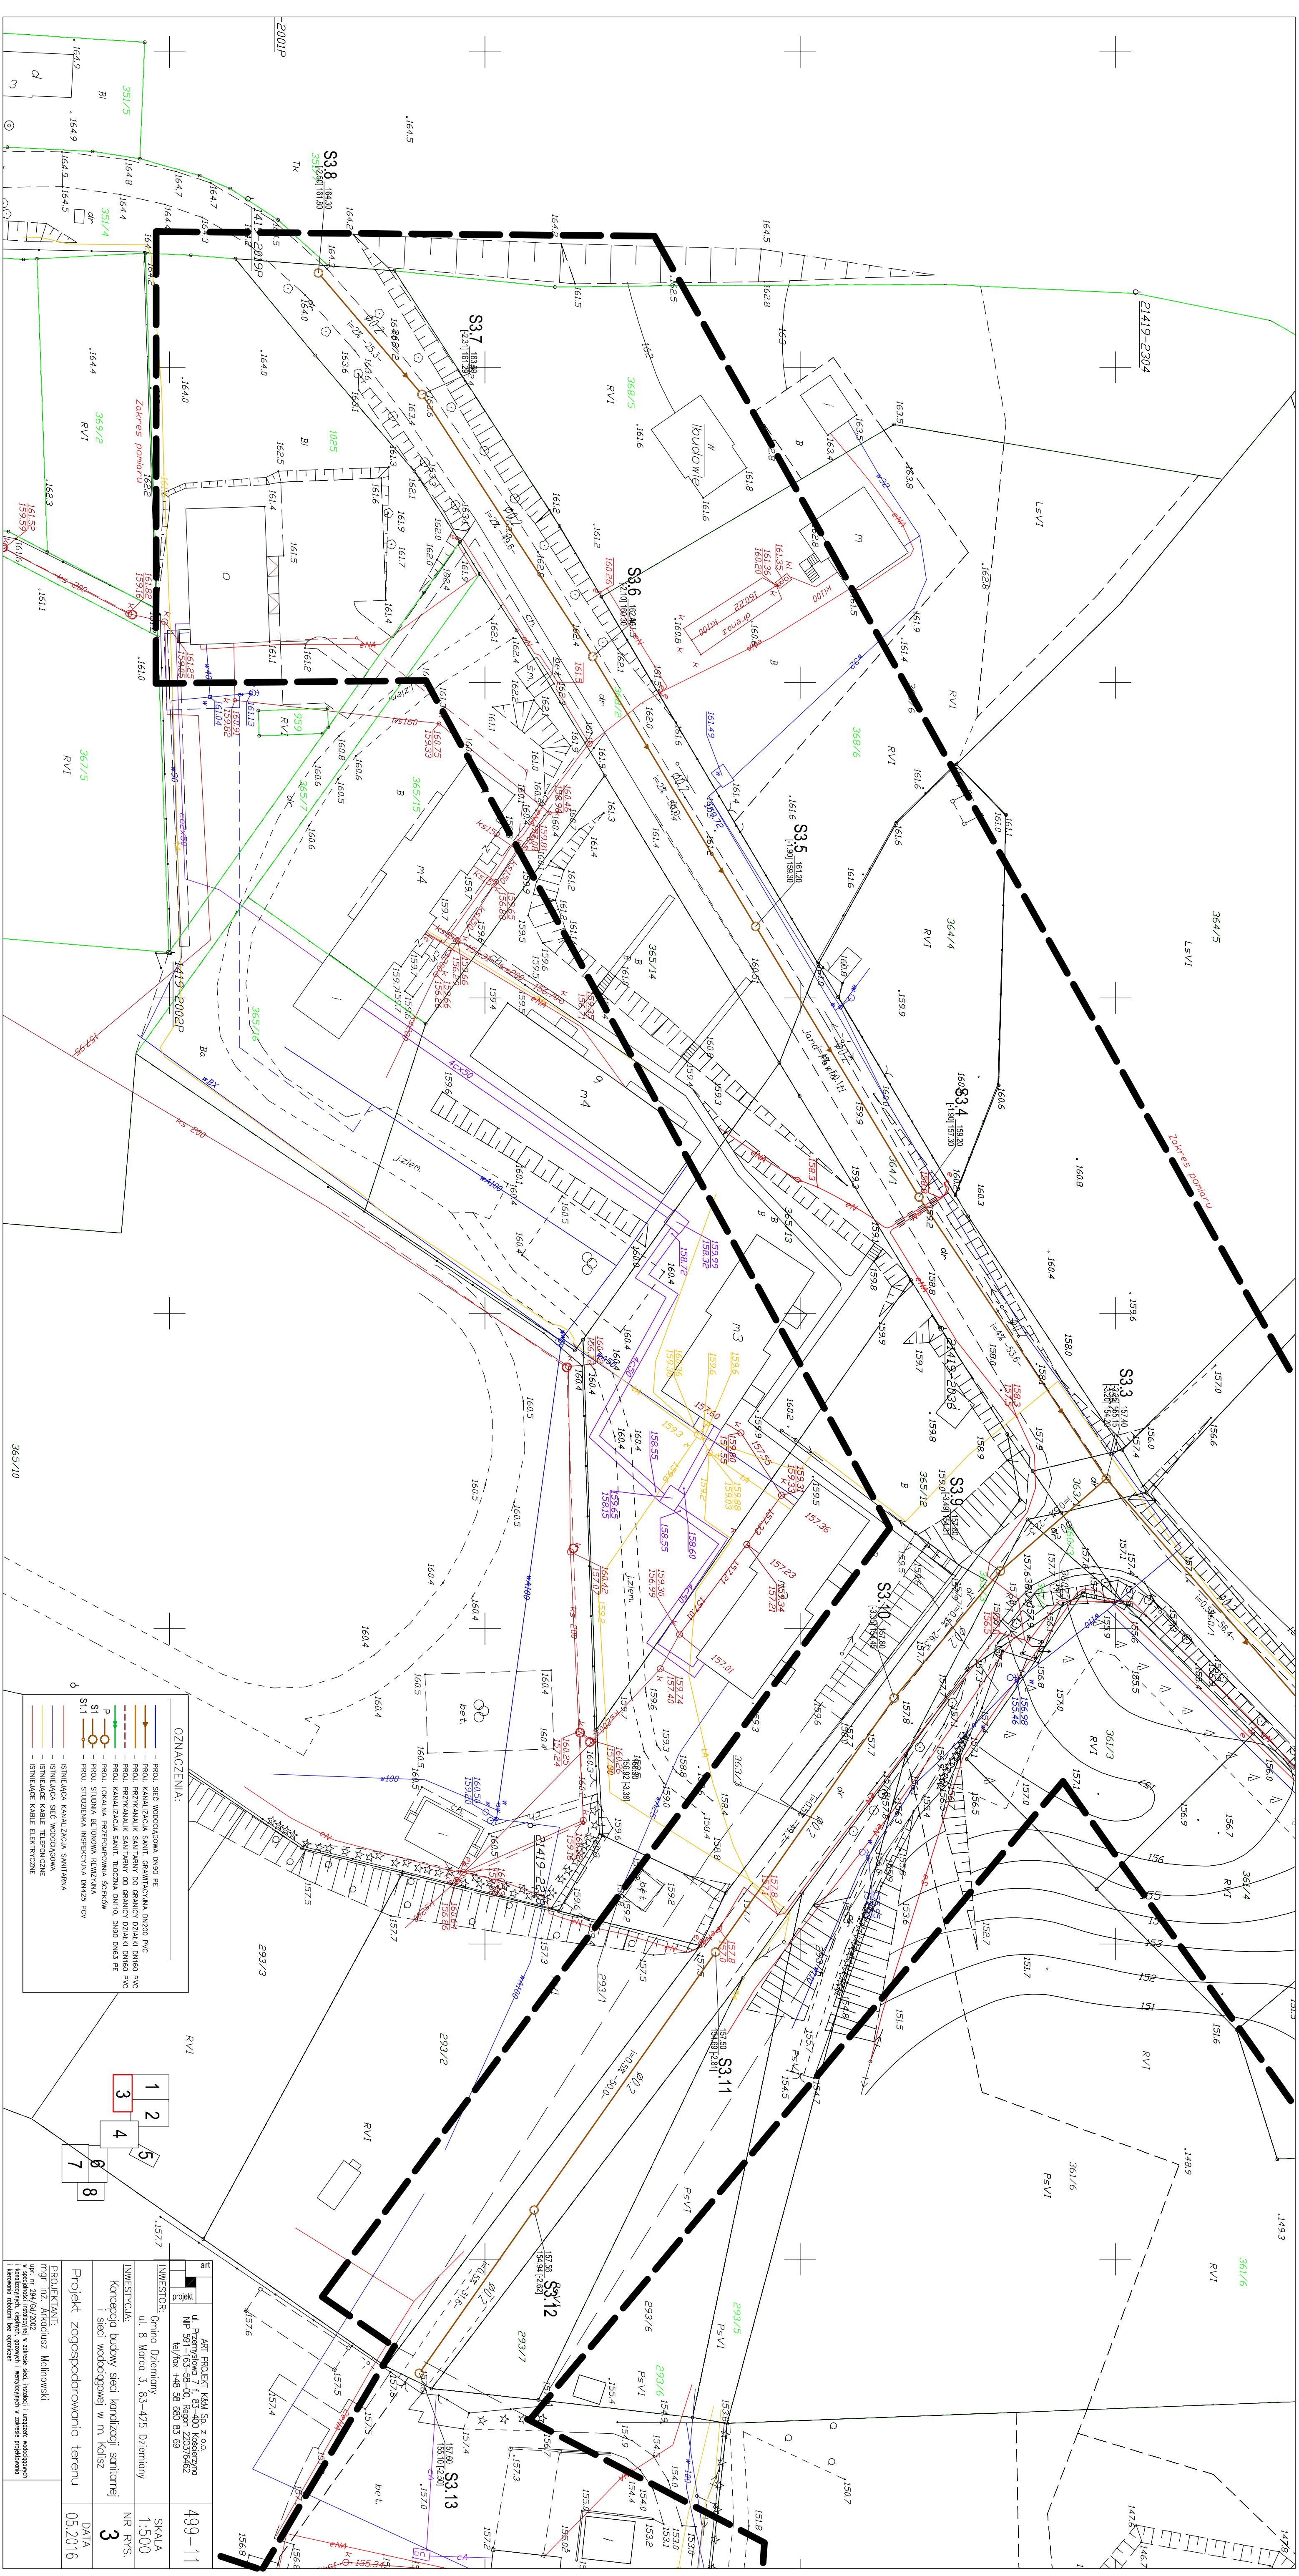



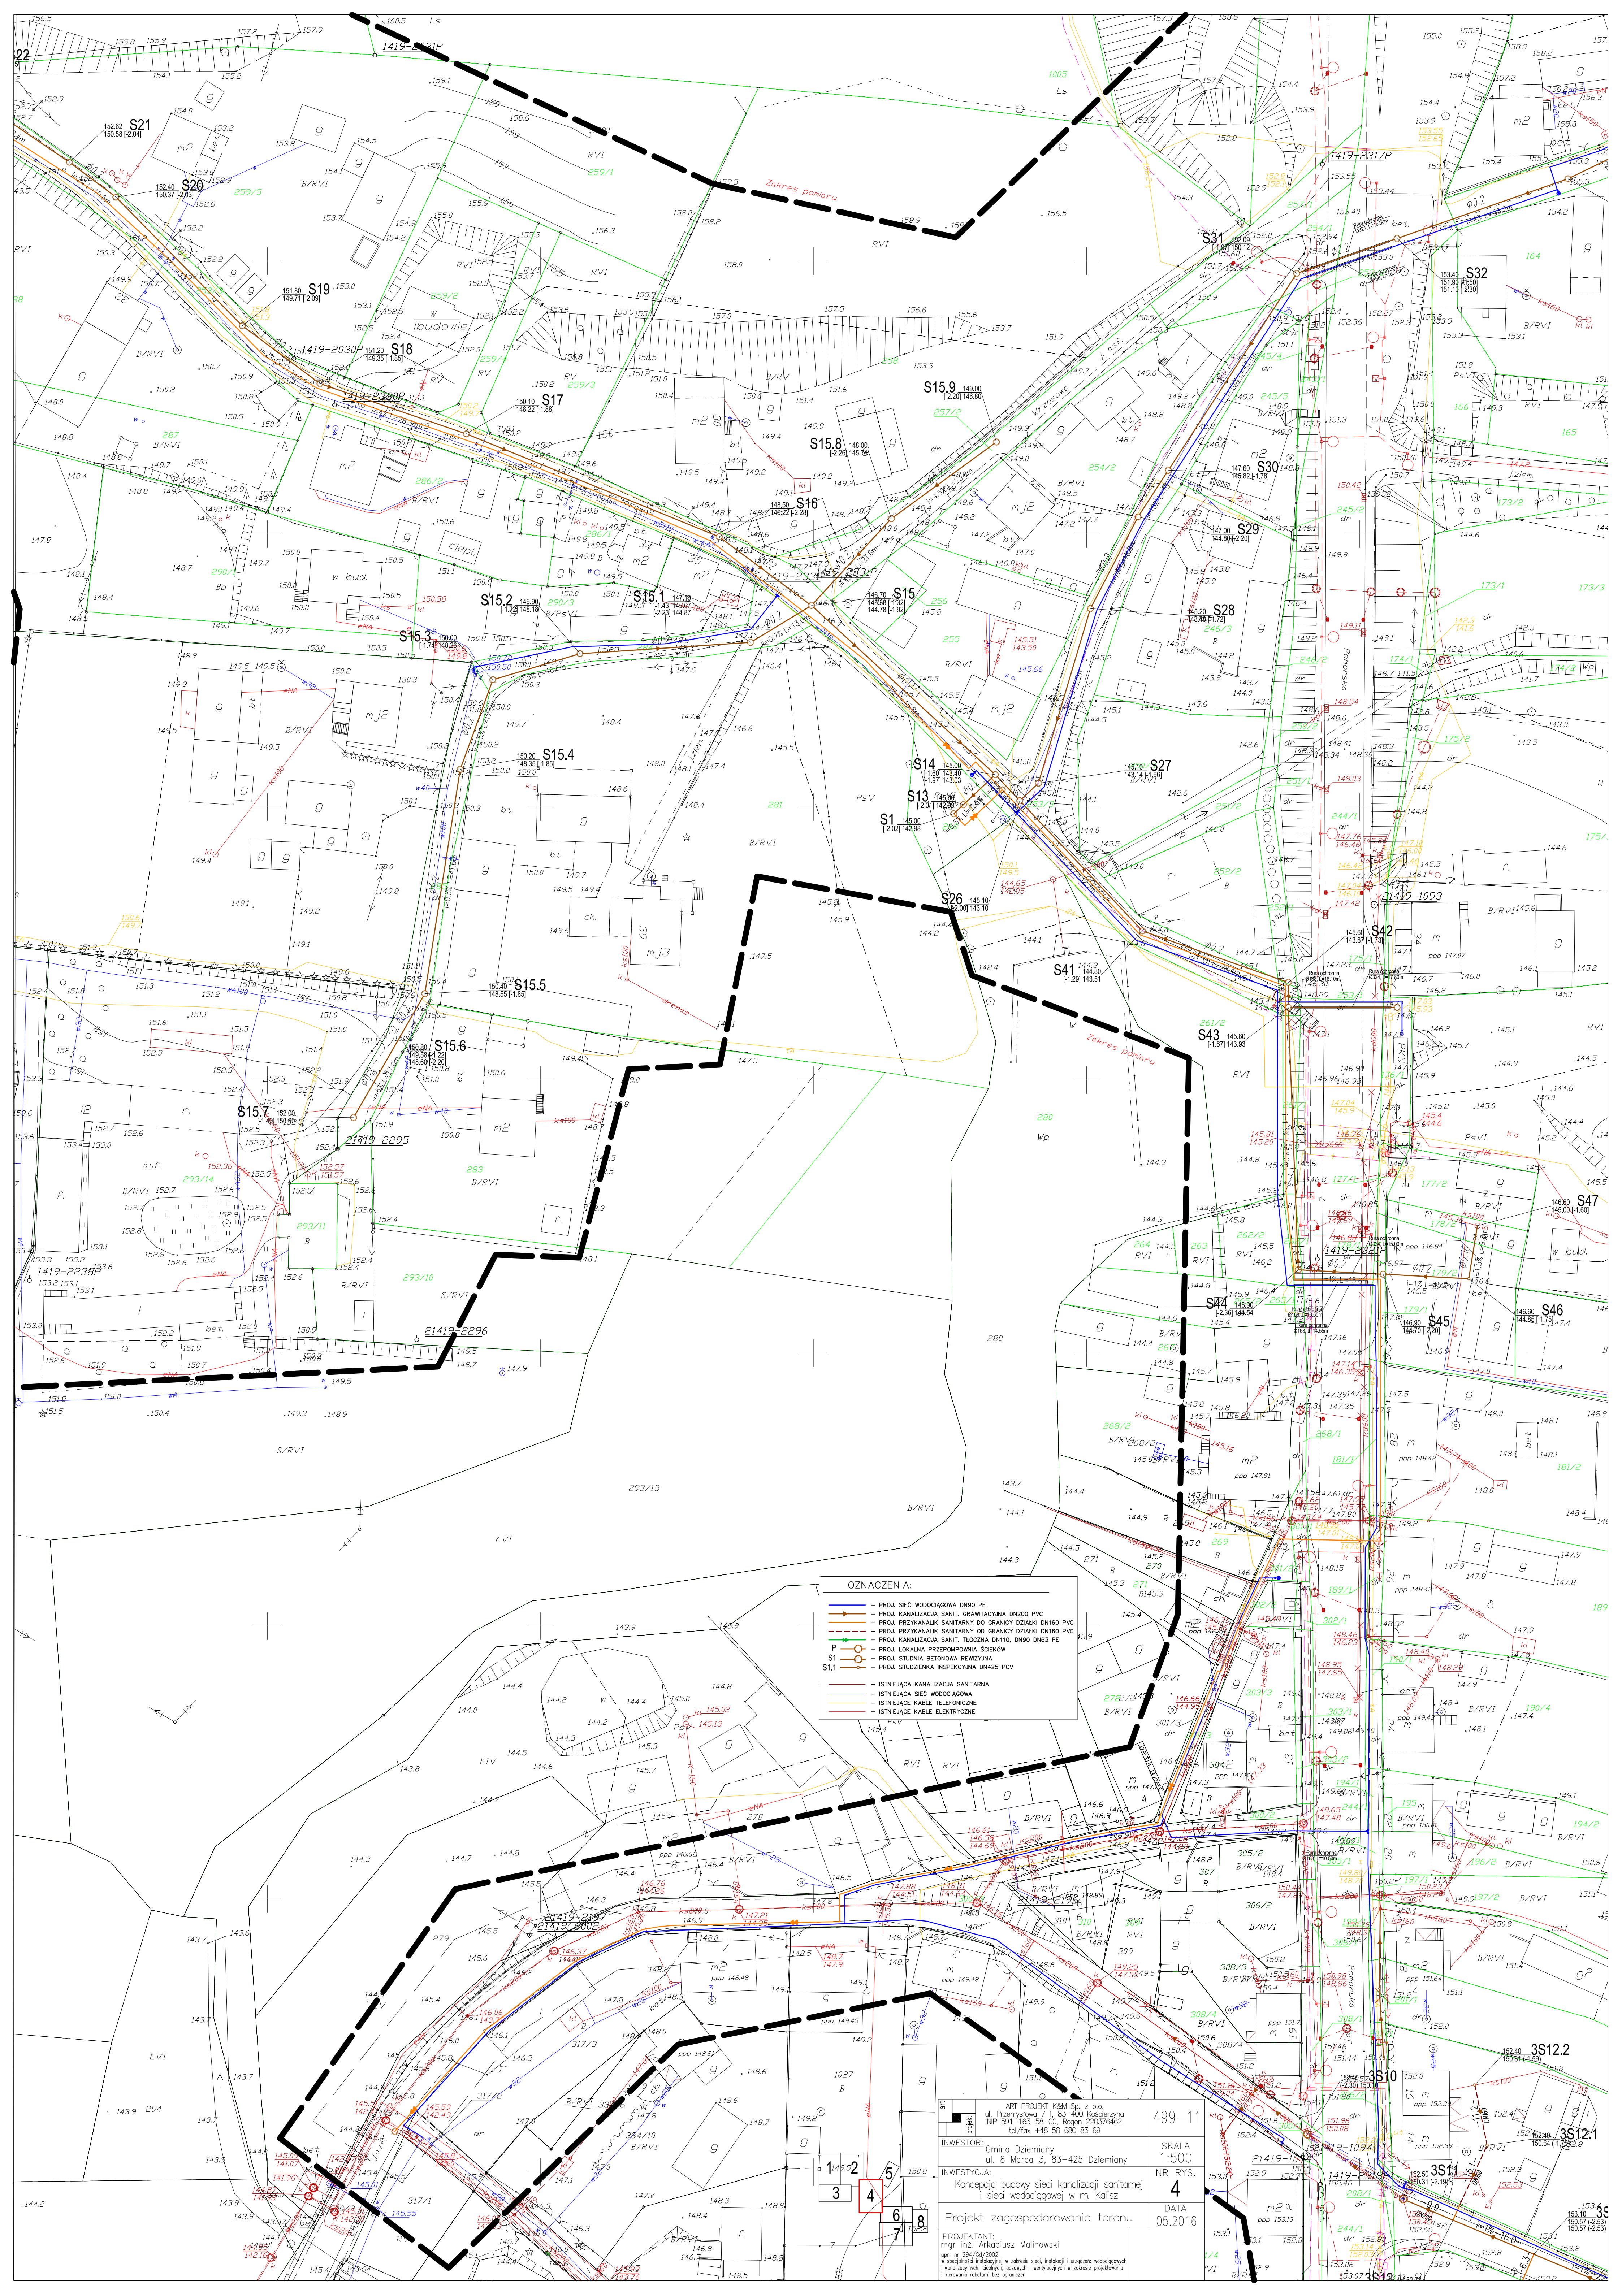



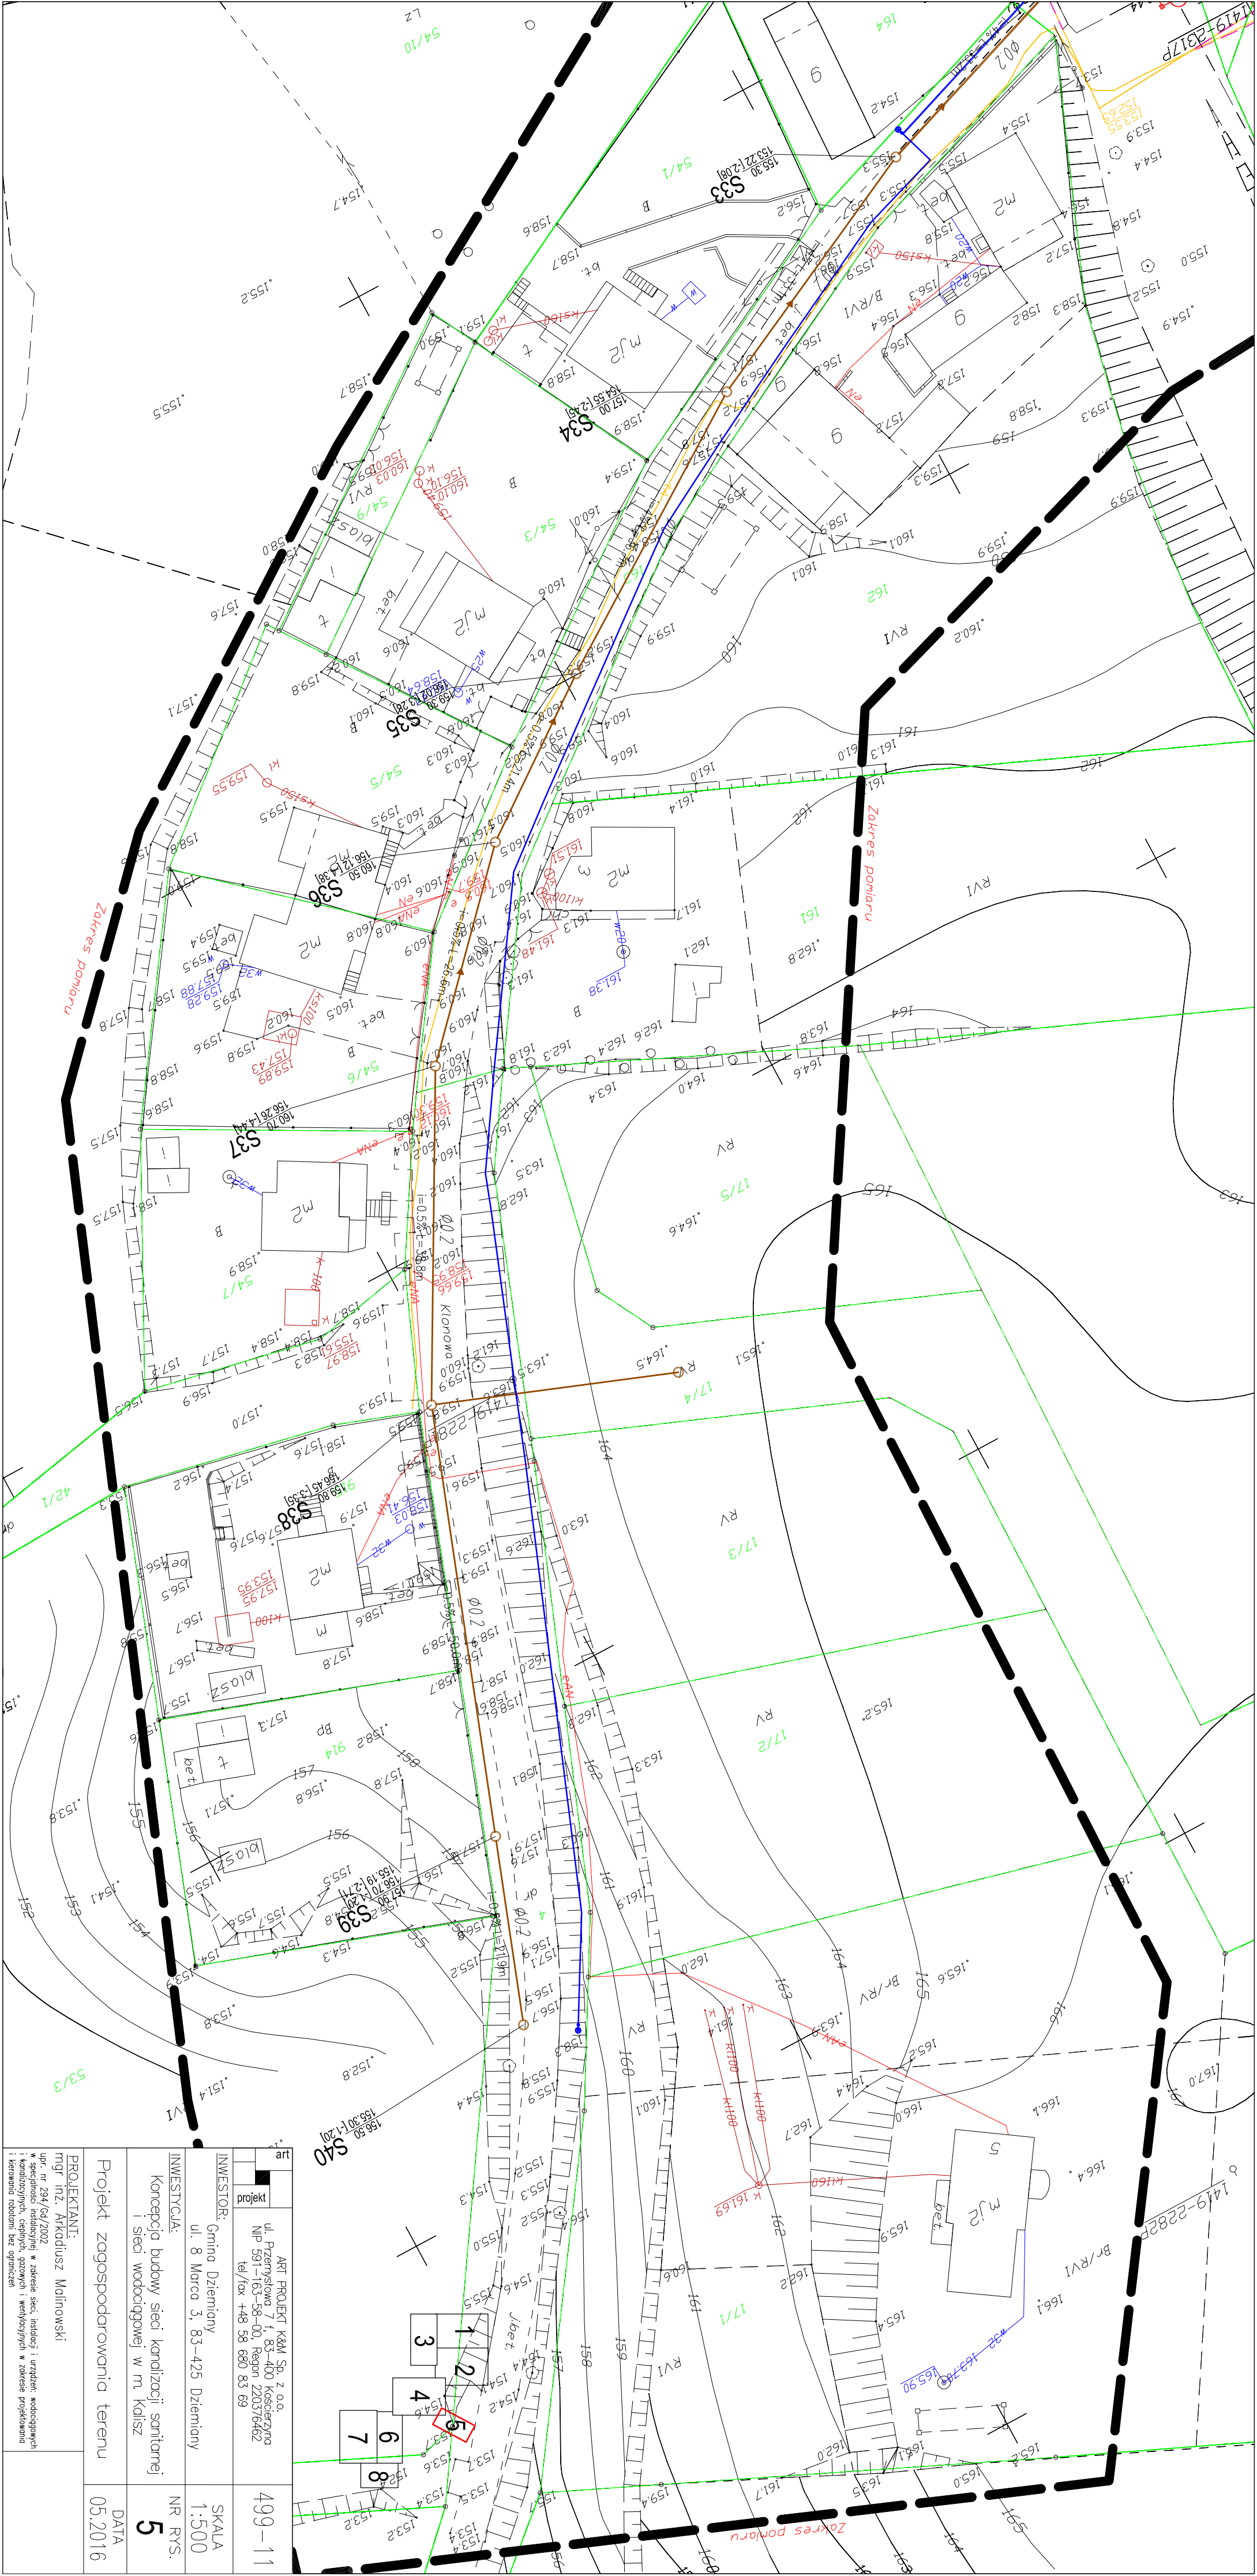

art	projekt	ART PROJEKT K&M Sp. z o.o. ul. Przemysłowa 7 f. 83-400 Kościelna NIP 591-163-58-00, Regon 220376462 tel/fax +48 58 680 83 69	499-11
INWESTOR:	Gmina Dziemiany ul. 8 Marca 3, 83-425 Dziemiany	SKALA	1:500
INWESTYCJA:	Koncepcja budowy sieci kanalizacji sanitarnej i sieci wodociągowej w m. Kalisz	NR RYS.	5
Projekt zagospodarowania terenu		DATA	05.2016
PROJEKTANT:	mjr inż. Arkadiusz Malinowski upr. nr 294/Gd/2002 w specjalności inżynierii w zakresie sieci, instalacji i urządzeń wodocigowych i kanalizacyjnych, ciekłych, gazowych i wyciekających w zakresie projektowania i kierowania robotami bez ograniczeń		












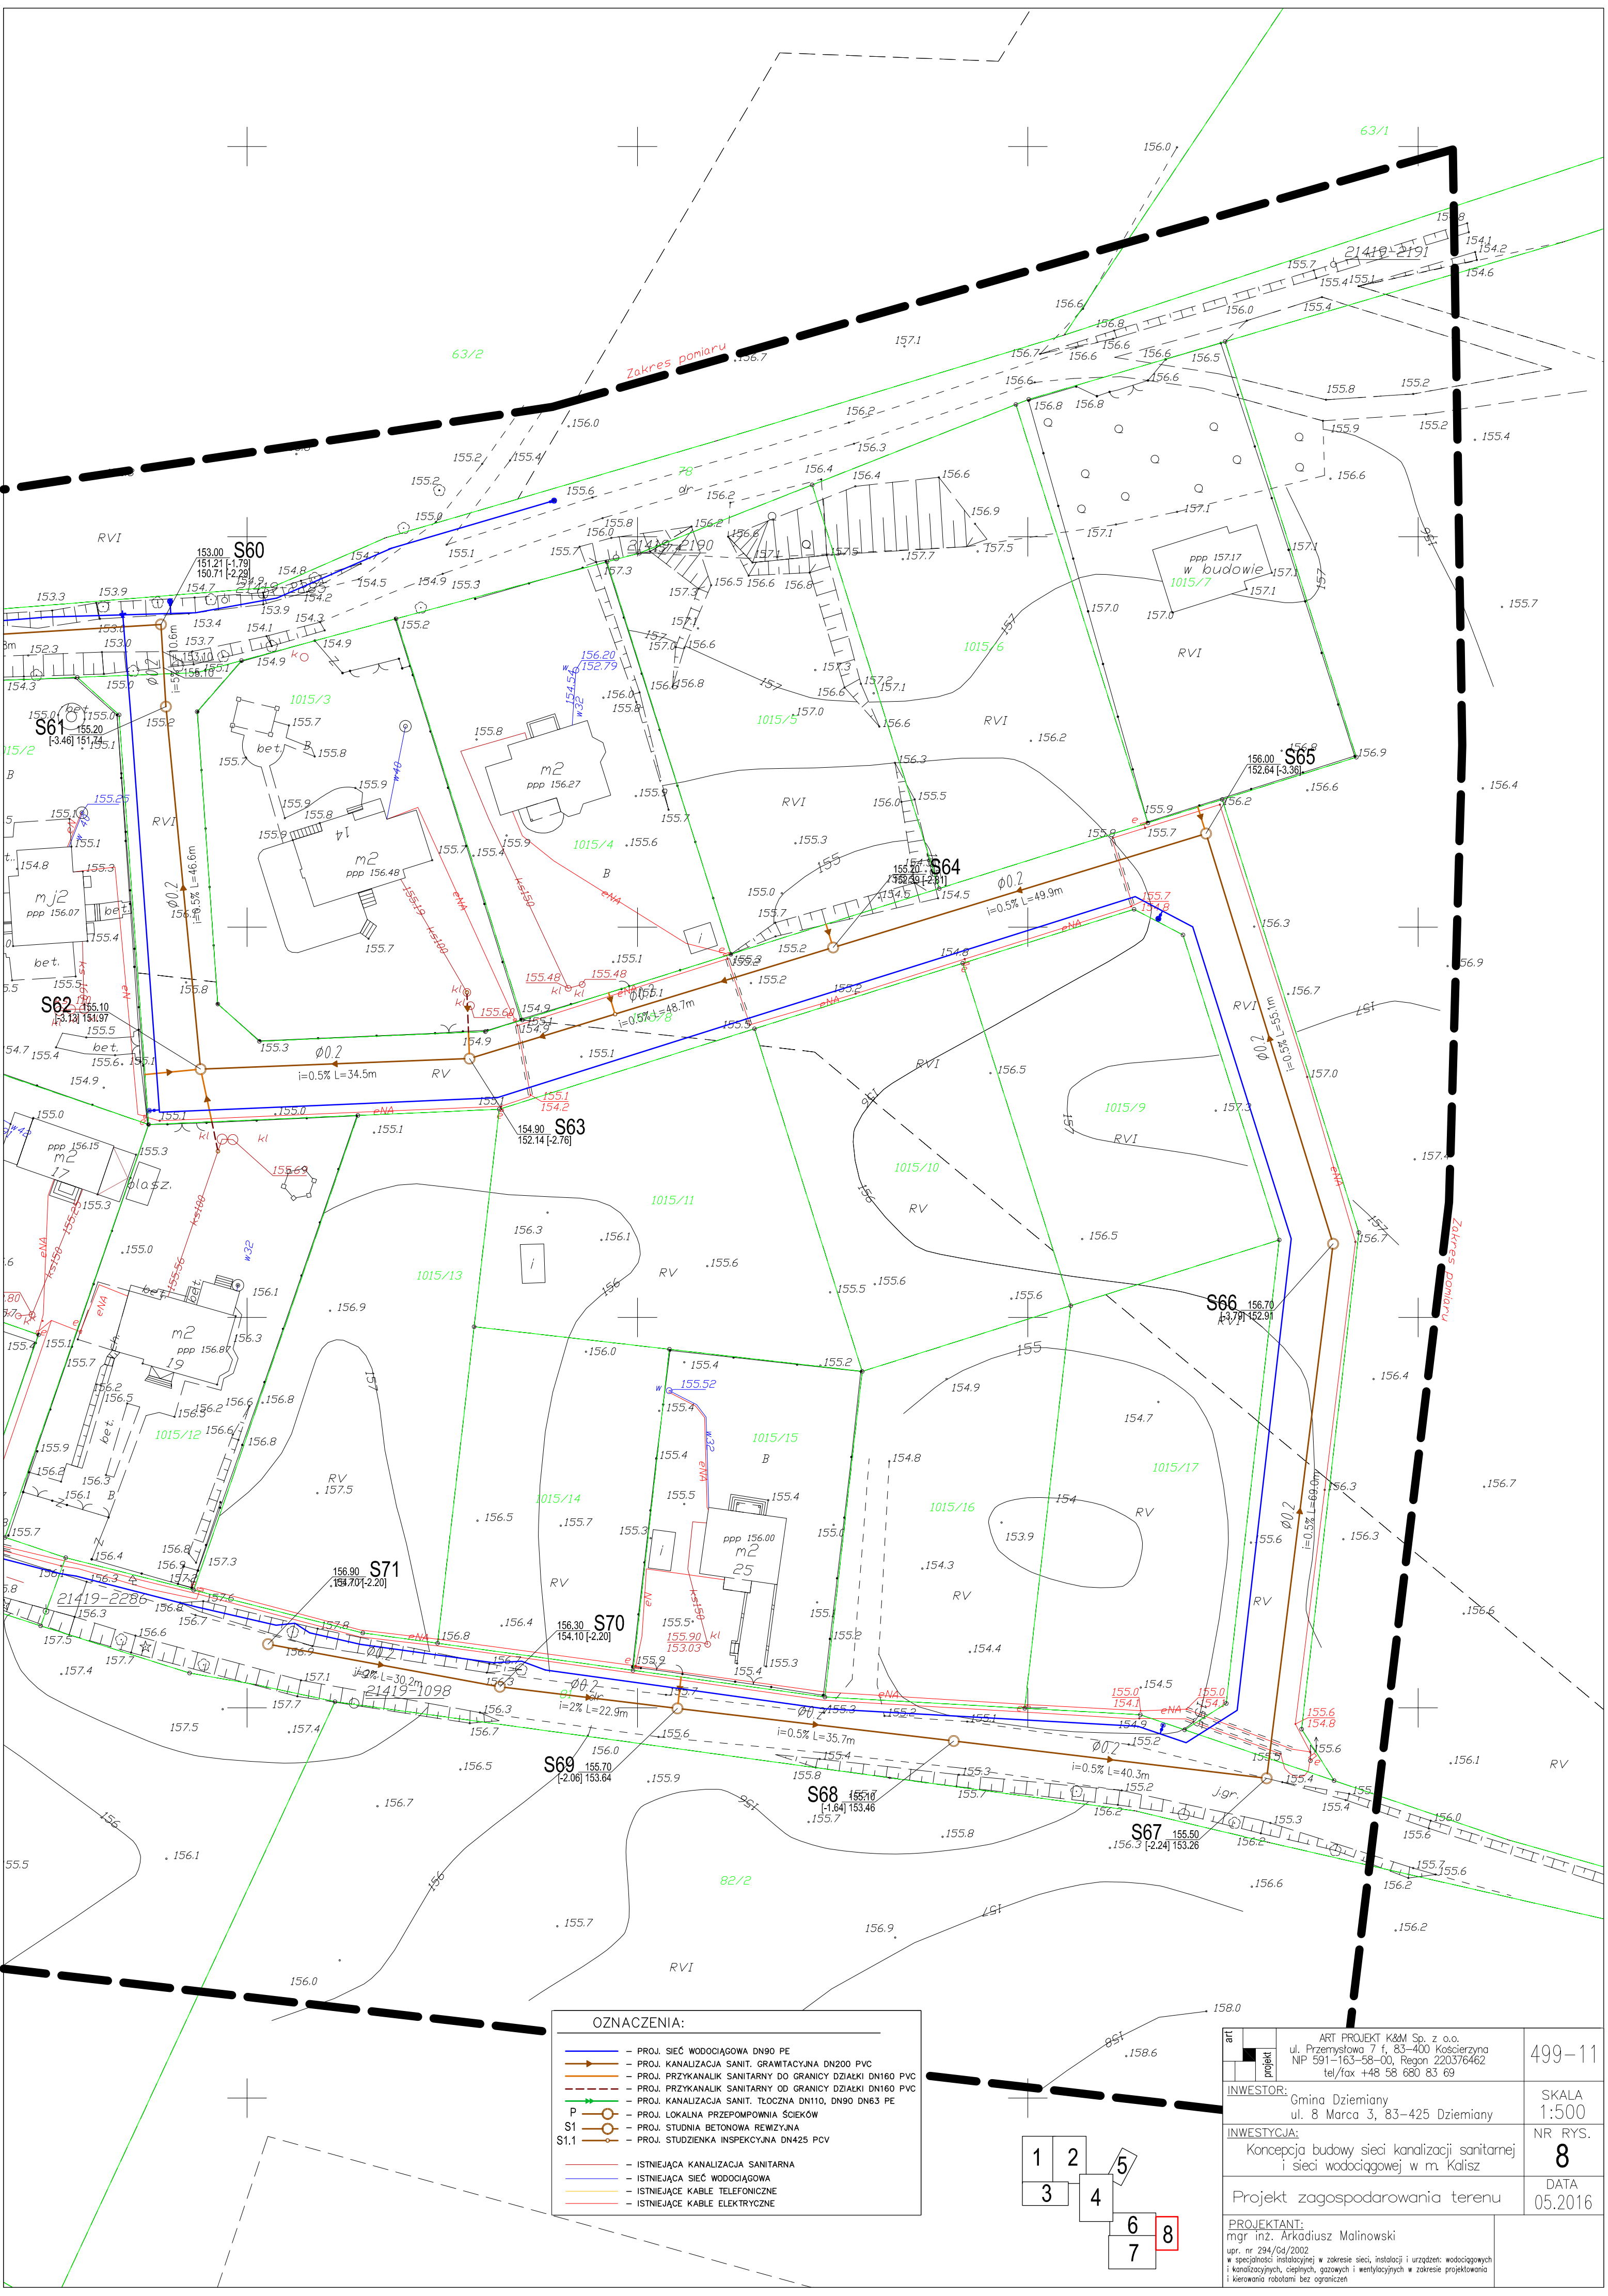

OZNACZENIA:	
	— PROJ. SIĘĆ WODOCIĄGOWA DN90 PE
	— PROJ. KANALIZACJA SANIT. GRAWITACYJNA DN200 PVC
	— PROJ. PRZYKANALIK SANITARNY DO GRANICY DZIAŁKI DN160 PVC
	— PROJ. KANALIZACJA SANIT. TŁOCZNA DN110, DN90 DN63 PE
	P — PROJ. LOKALNA PRZEPOMPOWIA ŚCIEKÓW
	S1 — PROJ. STUDNIA BETONOWA REWIZYJNA
	S1.1 — PROJ. STUDZIENKA INSPEKCYJNA DN425 PCV
	— ISTNIEJĄCA KANALIZACJA SANITARNA
	— ISTNIEJĄCA SIĘĆ WODOCIĄGOWA
	— ISTNIEJĄCE KABELE TELEFONICZNE
	— ISTNIEJĄCE KABELE ELEKTRYCZNE

		499-11
INWESTOR:		SKALA
mgr inż. Arkadiusz Malinowski		1:500
INWESTYCJA:		NR RYS.
Konceptcja budowy sieci kanalizacji sanitarnej i sieci wodociągowej w m. Kalisz		8
Projekt zagospodarowania terenu		DATA
05.2016		
PROJEKTANT:		
mgr inż. Arkadiusz Malinowski		
upr. nr 294/Gd/2002		
w specjalności instalacyjnej w zakresie sieci, instalacji i urządzeń: wodociągowych i kanalizacyjnych, ciepłych, gazowych i wentylacyjnych w zakresie projektowania i kierowania robotami bez ograniczeń		